


# INSTALACJA C.O., WENTYLACJI I KLIMATYZACJI RZUT PRZYZIEMIA PORTIERNI

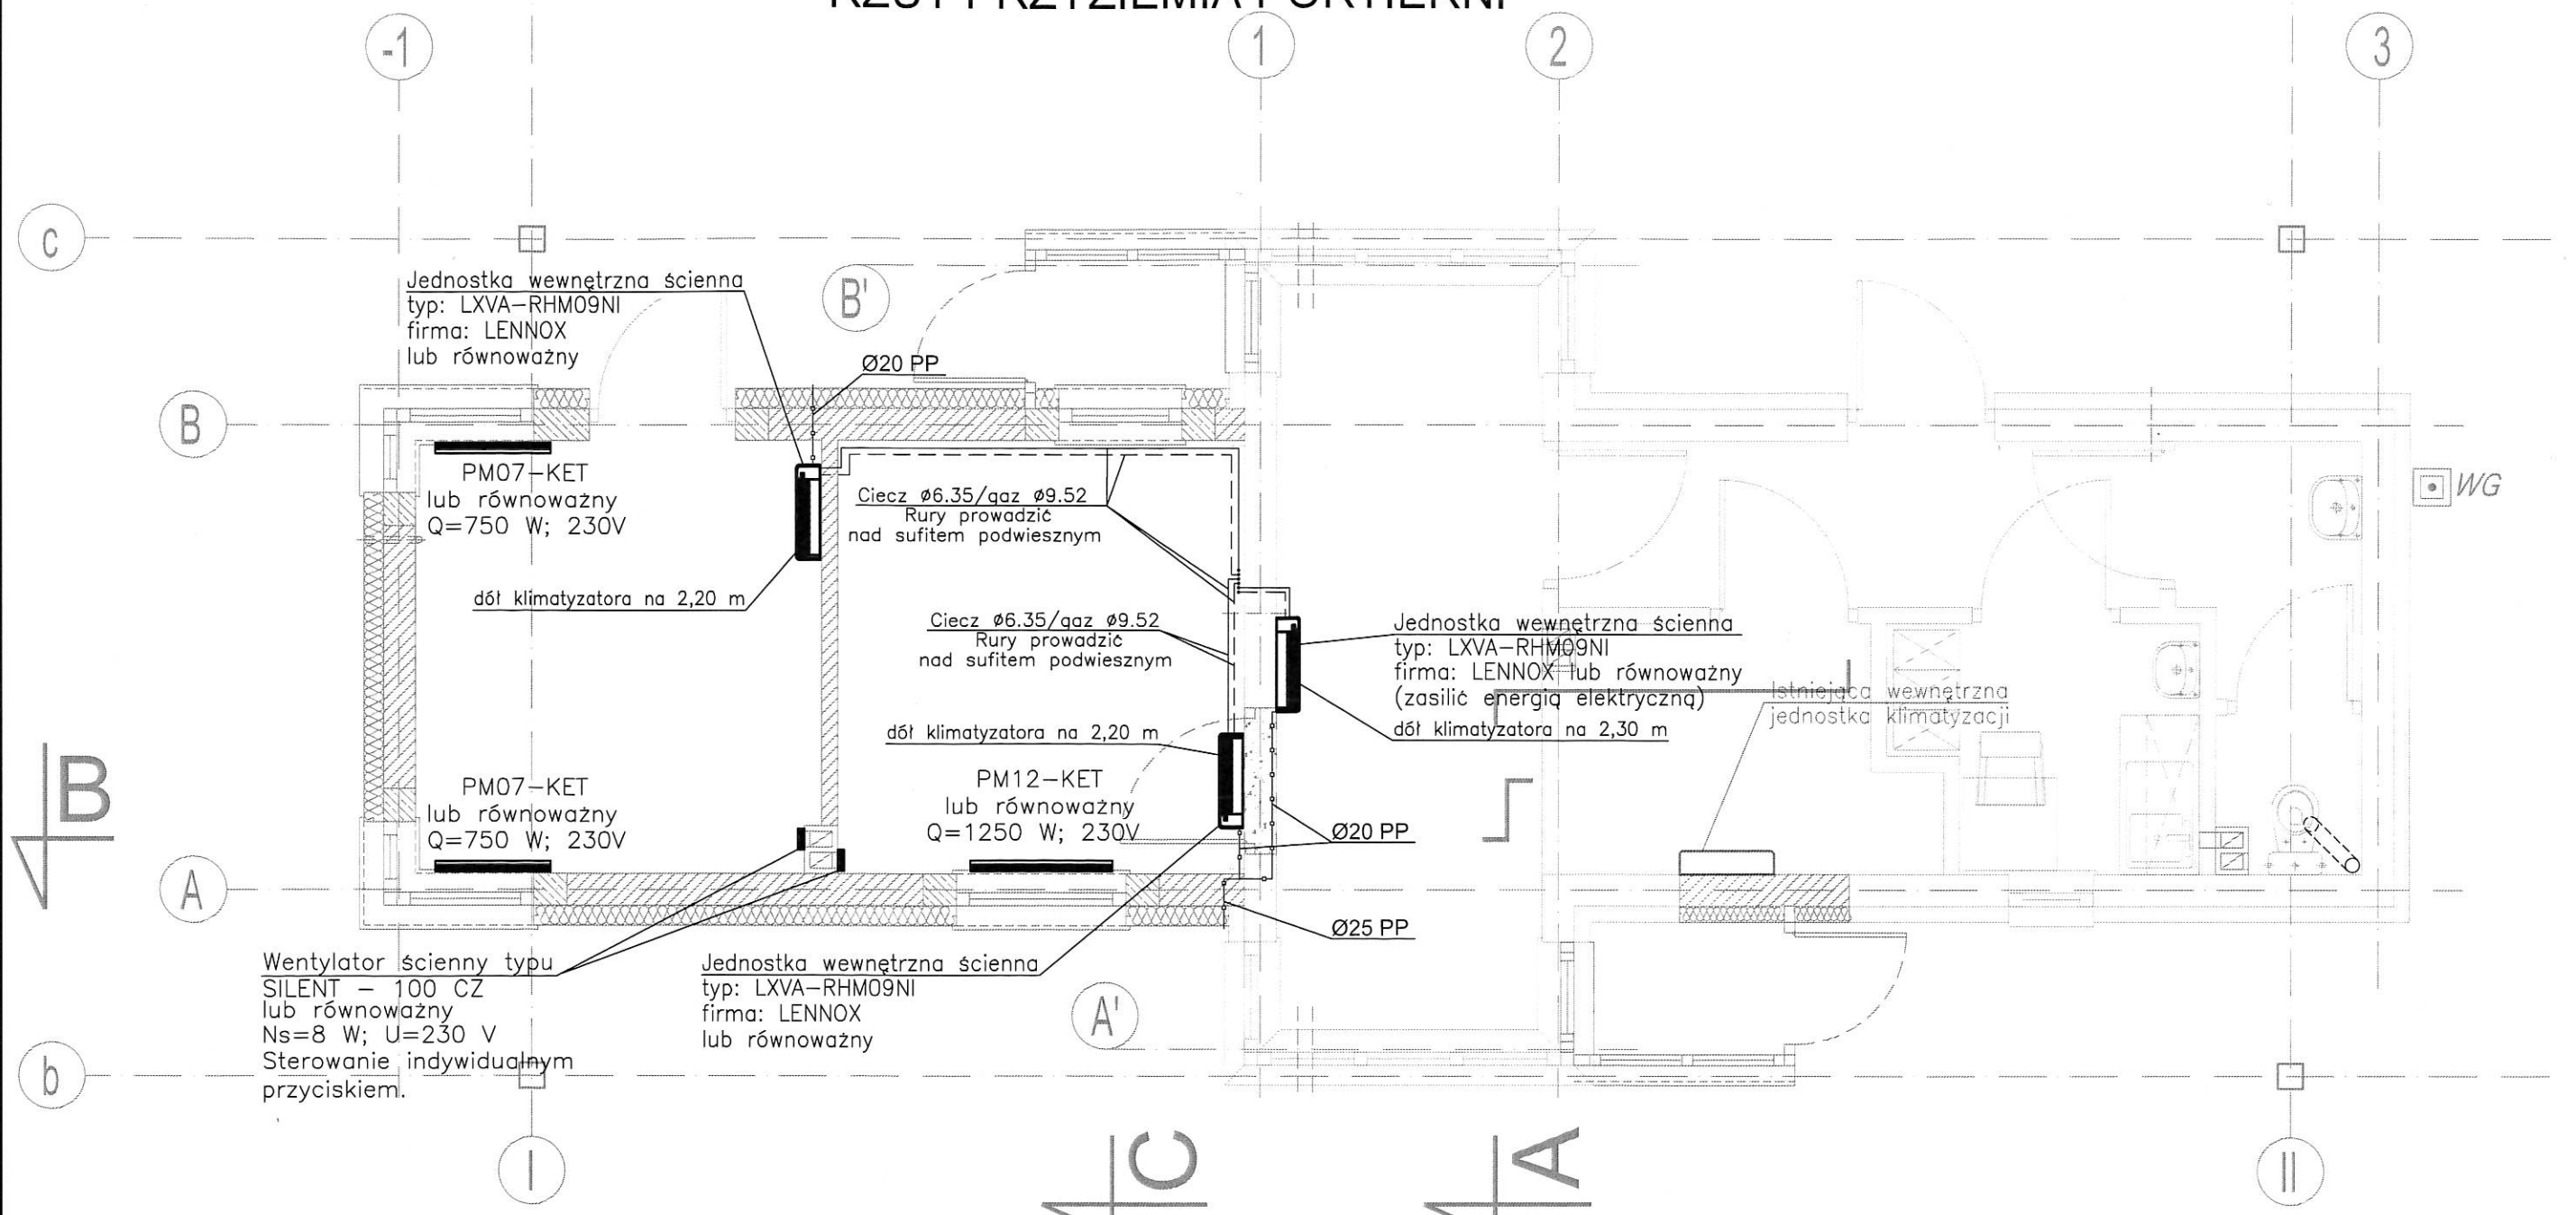

Projekt budowlany nie jest podstawą wycen i realizacji robót, do tych celów należy opracować dokumentację wykonawczą.

ZMIANY:		rev a	mgr inż. Aleksander Bury	14.08.2020
TYTUŁ PROJEKTU:		Pom 1/2 - projektowana jednostka klimatyzacji		
TYTUŁ PROJEKTU:		P.B. rozbudowy budynku wagowego z portiernią i dwoma wagami- obiekt nr 17. Zakład Gospodarki Odpadami w Bielsku-Białej Lipniku, ul. Krakowska 315d działka nr: 3287/8, obręb Lipnik. Bielsko-Biała.		
NAZWA RYSUNKU:	RZUT PRZYZIEMIA - INSTALACJA WENTYLACJI I C.O.	IMIE I NAZWIŚKO NR UPR.	DATA	PODPIS
NAZWA, ADRES INWESTORA:	Zakład Gospodarki Odpadami S.A. ul. Krakowska 315d 43-300 Bielsko-Biała	PROJ. mgr inż. Aleksander Bury upr. nr MAP/0195/POOS/11	03.2020	
		OPRAC. mgr inż. Agnieszka Konieczny	03.2020	
		OPRAC.		
		SPR. mgr inż. Mirosław Suchodolski upr. bud. nr 110/91/B-B	03.2020	
<b>DST</b>	DS-T sp. z o.o. 43-300 Bielsko-Biała, ul. Asnyka 16, tel/fax +48 33 822 92 38, 819 33 98, 822 92 48 www.dst.pl, e-mail: dst@dst.pl	FAZA: PB	BRANZA: instalacje	NR RYS.: B-974.S.01/a
		SKALA: 1:50		

PRAWA AUTORSKIE ZASTRZEŻONE, POWIELANIE I UDOSTĘPNIANIE BEZ ZGODY AUTORÓW ZABRONIONE